


**MAPA DO CELÓW PROJEKTOWYCH**  
Skala 1:500  
**m. BYDGOSZCZ – Opławiec**

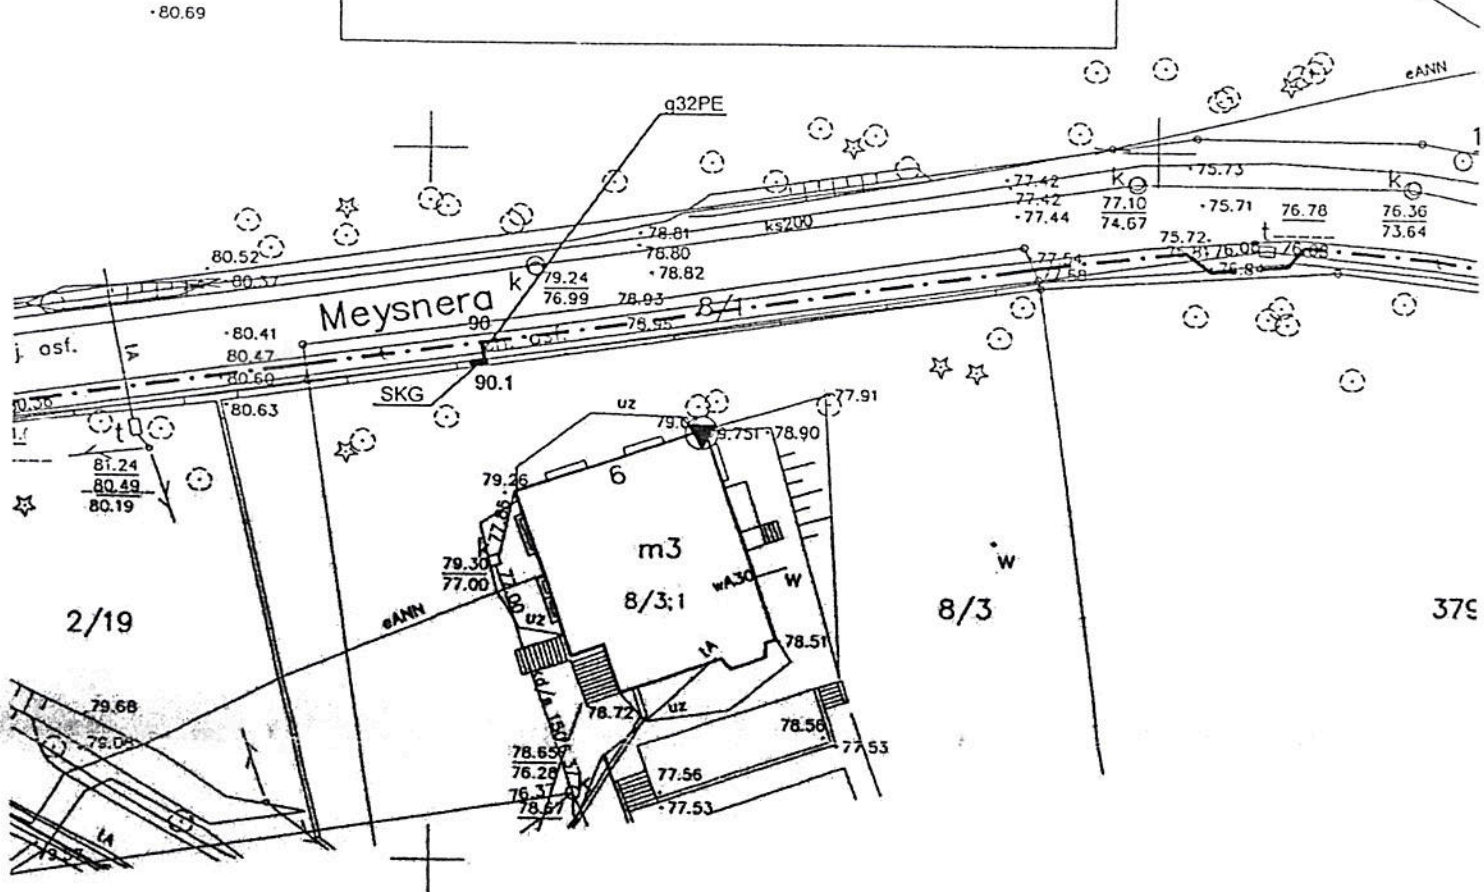

**AKCEPTUJĘ  
WYBRANE ROZWIĄZANIE  
TECHNICZNE:**

Z-ca Dyrektora  
ds. Ekonomiczno-Eksploatacyjnych  
Kujawsko-Pomorskiego Centrum  
Pulmonologii w Bydgoszczy  
mgr inż. *Krzysztof Malatyński*

**OZNACZENIA:**

--- - proj. gazociąg śr/c dn 110 PE  
(wg osobnego opracowania  
- w trakcie realizacji)

90 g 32 PE 90.1 - proj. przył. gazu śr/c dn 32 PE

SKG - szafka gazowa z kurkiem głównym DN 50  
reduk. o p. do 25 m3/h i gazomierzem G-10

Obiekt: Budynki mieszkalne wielorodz., ul. Meysnera 9, 9b w Bydgoszczy		Nazwa rys.: Plan zagospodarowania terenu dla przyłącza gazu śr.c. dn 32 PE - ul. Meysnera 9
Numer rys.: <b>02</b>	Skala: <b>1:500</b>	Projektant: mgr inż. Marcin Ostrowski upr. bud. do proj. inst. sanit. KUP/0060/PWOS/14
Data: 03.07.2019		