

MAPA DO CELÓW PROJEKTOWYCH
skala 1:500
ul. Toruńska

woj.: kujawsko - pomorskie
powiat: inowrocławski
jedn. ewid.: Inowrocław [040701]
obręb: [0004]
działka nr: 131
Nr ewid. zgt.: 6640.2989.2021

sekcja mapy nr: 6.186.23.17.1.1
PUWG: 2000/6
układ wysokości: PL-EVRF2007-NH


NIE WYKONANO USTALENIA OBCIĄŻEŃ SŁUŻEBNOŚCIAMI GRUNTOWYMI
UJAWNIONYCH W KSIĘGACH WIECZYSTYCH.

Nie wyklucza się istnienia w terenie również innych urządzeń podziemnych
ułożonych a nie zgłoszonych do inwentaryzacji geodezyjnej.

— - zakres aktualizacji

MAPĘ WYKONAŁ: 18.10.2021 r. Geodeta uprawniony
GEAD Sp. J. Wojciech Grzesiak, Joanna Grzesiak
ul. Kościuszki 3/3, 85-079 Bydgoszcz Nr uprawnień: 19530

Poświadczam, że niniejszy dokument został opracowany w wyniku prac geodezyjnych i kartograficznych, których rezultaty zawiera operat techniczny pozytywnie zweryfikowany. Jednocześnie informuję, że jestem świadomy odpowiedzialności karnej za złożenie fałszywego oświadczenia.	
Identyfikator zgłoszenia prac geodezyjnych	6640.2989.2021
Organ służby geodezyjnej, który otrzymał zgłoszenie	STAROSTA INOWROCŁAWSKI
Wykonawca prac geodezyjnych	GEAD Spółka Jawna, Wojciech Grzesiak, Joanna Grzesiak
Nr oraz data sporządzenia dokumentu zawierającego wyniki pozytywnej weryfikacji	Protokół Weryfikacji Nr 6640.2989.2021_24667 z daty 25.10.2021r.
Imię i nazwisko oraz nr uprawnień zawodowych kierownika prac	mgr inż. Wojciech Grzesiak Nr uprawnień 19530

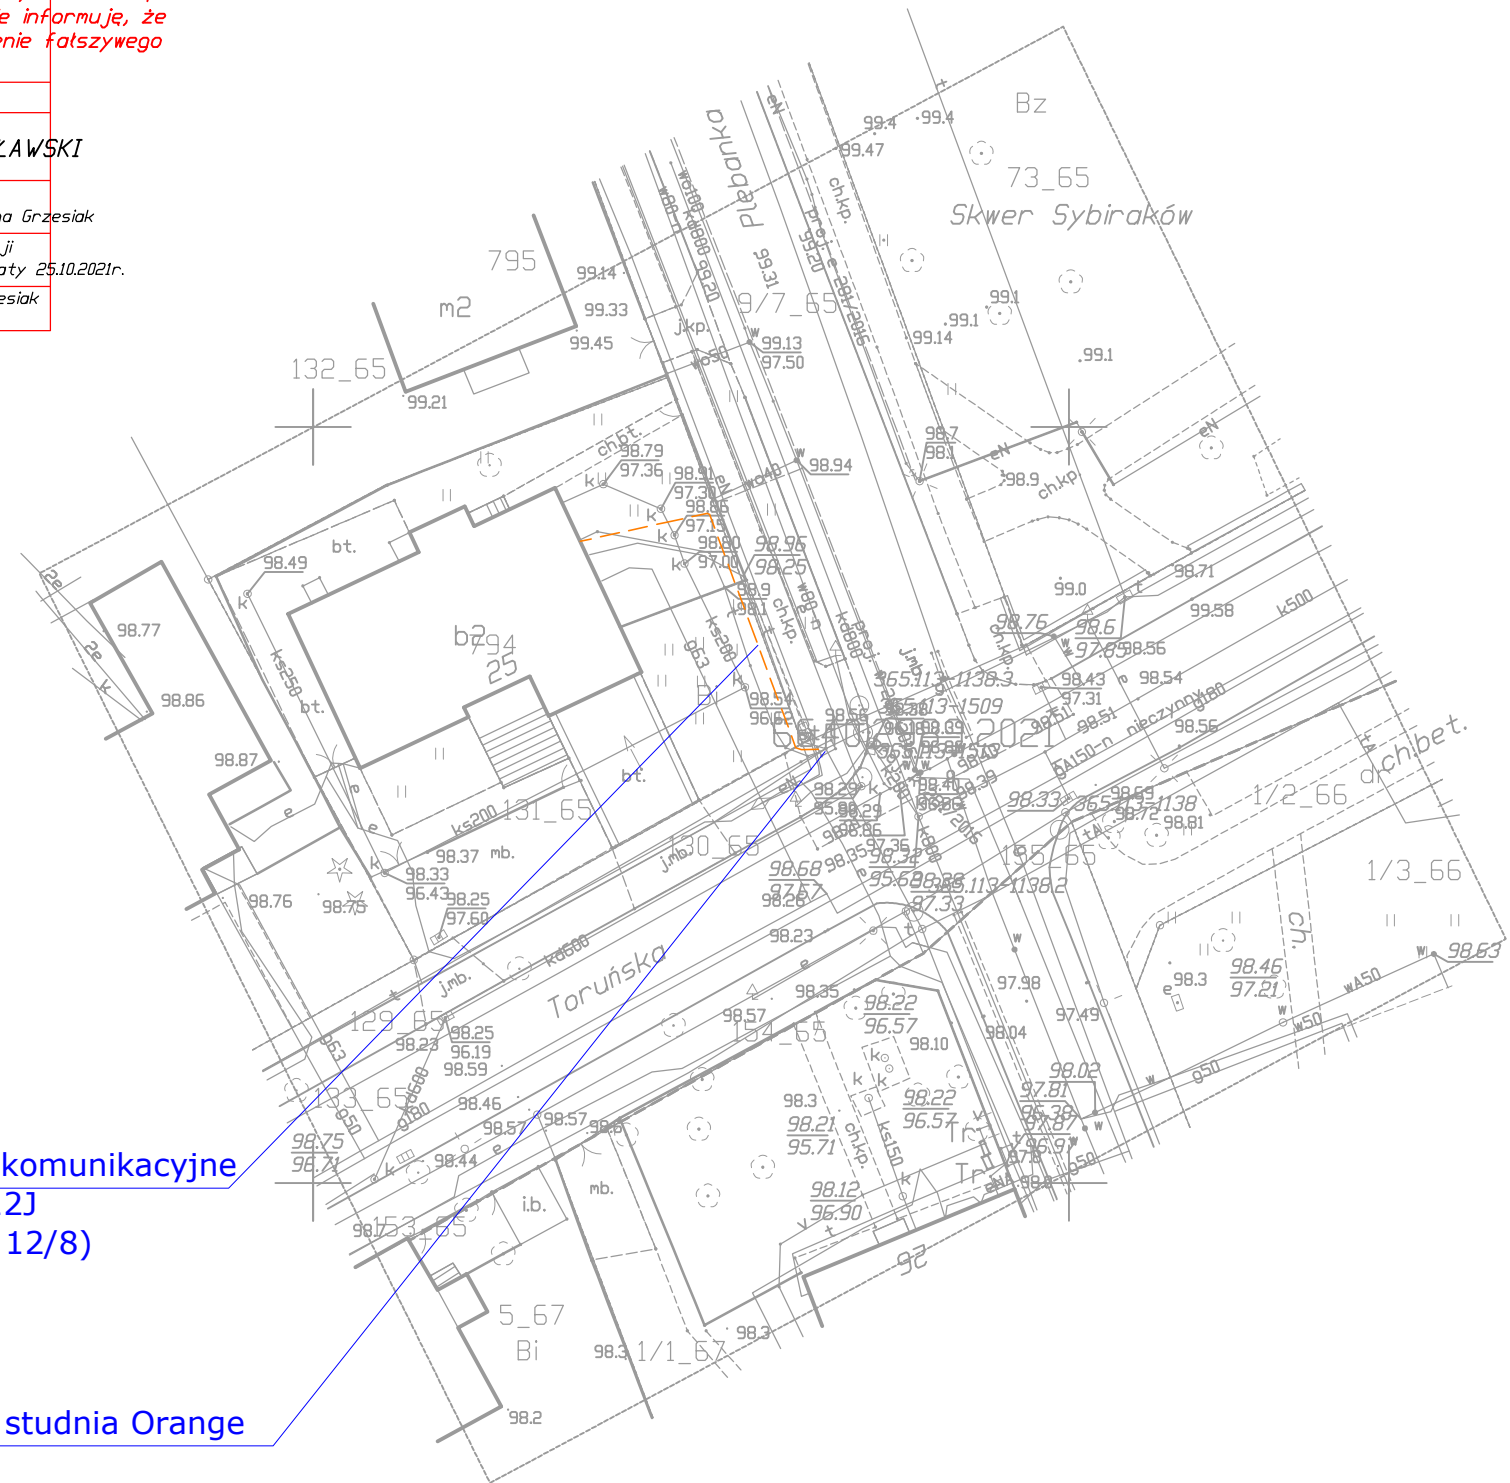

proj. przyłącze telekomunikacyjne
(proj. mikrokabel 12J
w proj. mikrorurce 12/8)
w ziemi

istn. studnia Orange

Załącznik do
uchwały Nr 44/1819/21
Zarządu Województwa Kujawsko-Pomorskiego
z dnia 10 listopada 2021 r.

Wykonawca:	PIT-BULL ul. Korczaka 3 86-120 Pruszcz	Rysunek nr: 1
Temat projektu:	Projekt przyłącza światłowodowego do budynku przy ul. Toruńskiej 25 w Inowrocławiu.	Arkusze nr: 1
Nazwa rysunku:	Projekt Zagospodarowania Terenu	Skala: 1:500
Projektował:	Paweł Stan Uprawnienia budowlane Nr KUP/0097/POOT/15	10.2021