


Przedsiębiorstwo Usługowo - Handlowe  
**BETPOL**  
Siłno 6, 87-125 Osiek Nad Wisła

MAPA DO CELÓW PROJEKTOWYCH  
SKALA 1:500

Układ odniesienia: PL-ETRF89, układ wsp. płaskich: PL-2000 strefa 6 (18°), układ wys.: PL-EVRF2007-NH  
Sekcje mapy: 6.191.26.21.1.3; 6.191.26.21.1.1; 6.191.26.21.1.4; 6.191.26.21.1.2  
ID zgłoszenia: WGIK.6640.469.2022  
Stużebności gruntowych nie badano.

Pobawicze się, że niniejszy dokument został opracowany z tytułu prac geodezyjnych i kartograficznych, których rezultatem zawiera operat techniczny odpowiadający do celów i w ramach państwowego zasobu geodezyjnego i kartograficznego	
Identyfikator zgłoszenia prac geodezyjnych	WGIK.6640.469.2022
Organ prowadzący państwowy zasób geodezyjny i kartograficzny	Prezydent Miasta Torunia
Wykonawca prac geodezyjnych	PIU BETPOL Ludwik Patrz- no sp. z o.o.
Plan i data dokonania pomiarów i wyznaczenia punktów pomiarowych	WGIK.6640.469.2022 2024 z dnia 24.03.2022 r.
Instytut lub osoba odpowiedzialna za dane i informacje o nieruchomości	URZĘDNIK UPRAWNIENY Piotr Lisicki Sulbickiego ul. 2, 87-106 tel. 602-928-969

Projekt PZT wykonano na skanie oryginału mapy do celów projektowych opracowanej w technologii numerycznej na podstawie planów mapy zasadniczej wykonanej w ramach robót geodezyjnych i przyjętej do zasobu.  
Pozwiam zgodność kopii mapy do celów projektowych z oryginałem z gdnie z § 15 ust. 1 rozporządzenia Ministra Rolnictwa z dnia 11 września 2020 r. w sprawie szczególnego zakresu i formy projektu budowlanego (Dz. U. z 2020 r., poz. 1009).

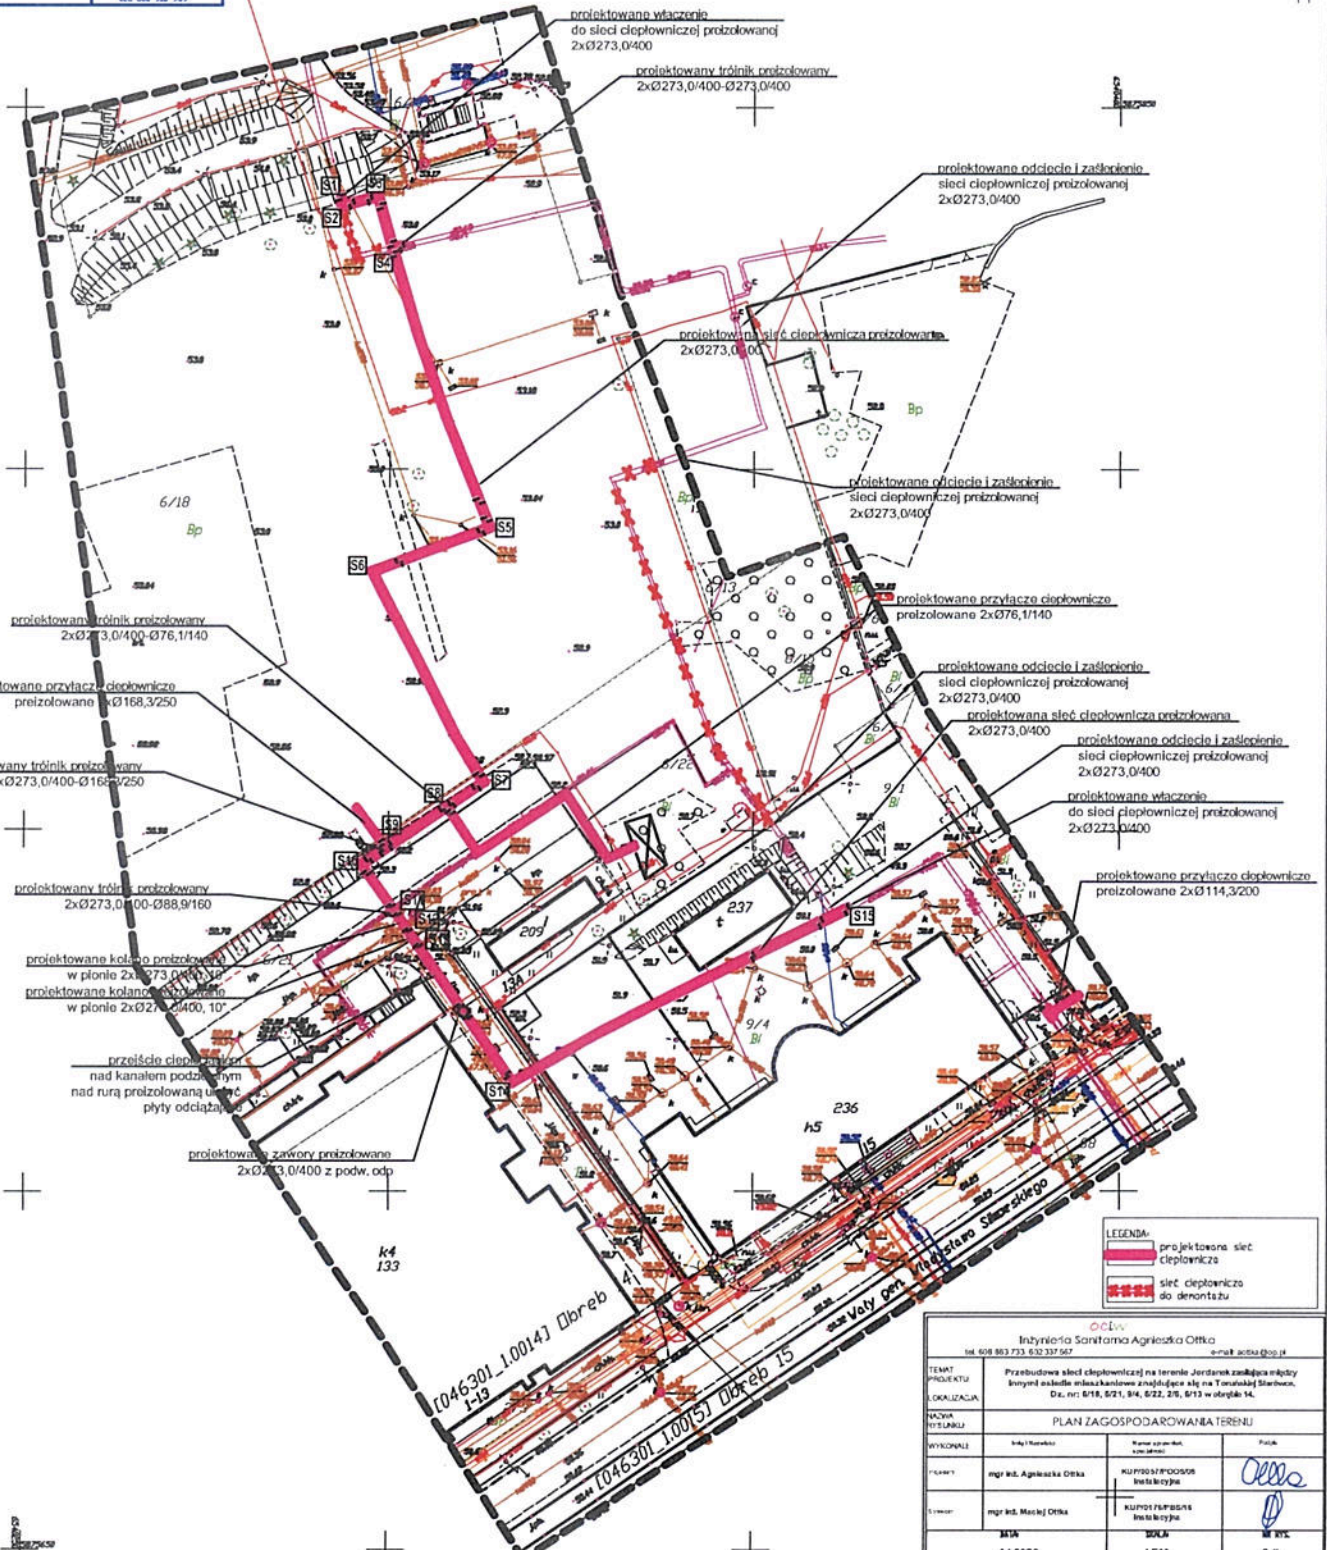

LEGENDA:

	projektowana sieć ciepłownicza
	sieć ciepłownicza do demontażu

OCiW Inżynieria Sanitarna Agriuska Orlka e-mail: orlka@ociw.pl tel. 602 863 733 632 337 567			
TEMAT PROJEKTU	Przebieg sieci ciepłowniczej na terenie Jednostki zadająca między innymi zadanie robót budowlanych zmierzających do wykonania sieci ciepłowniczej, Dz. nr: 0/18, 0/21, 0/4, 0/22, 0/5, 0/13 w obrębie 14.		
LOKALIZACJA	Dobreń 15, ul. Wąly Gen. Sikorskiego		
PLAN ZAGOSPODAROWANIA TERENU			
WYKONAWCA	Imię i Nazwisko	Nazwa stanowiska	Podpis
Projektant	mgr inż. Agnieszka Orlka	KUP/10017/PROJ/008 Inż. Agnieszka Orlka	
Wykonawca	mgr inż. Maciej Orlka	KUP/10017/PROJ/008 Inż. Maciej Orlka	
DATA	SKALA	M. ST.	
04.2022	1:500	S/1	