

**Stwierdzam zgodność z
oryginałem kopii mapy do
celów projektowych**

dr inż. Aleksandra Pieniaszek
sp. nr KLP/0140/PKOS/08
(pełnia funkcji)

Załącznik do
uchwały Nr 16/724/23
Zarządu Województwa Kujawsko-Pomorskiego
z dnia 19 kwietnia 2023 r.


Plan sytuacyjny, wykonany przez projektanta	6640.000.2022
Opis składowy, wykonany przez projektanta	STAROSTA ŚWIECIE
Wykazanie prac geodezyjnych	PRZECIENIOWANIE ODCIĘTNO-KARTOGRAFICZNE TALAMU ŚWIECIEKA ZOO
Nazwa oraz data sporządzenia powyższego protokołu weryfikacji	PROTOKÓŁ NR 6640.000.2022 - 156/25 z dnia 15-06-2022 r.
Imię, nazwisko (nr uprawnień) kierownika prac geodezyjnych	KLAUSZ ARKUSZ Nr ser. 630612/3

**PRZECIENIOWANIE
GEODEZYJNO-KARTOGRAFICZNE**
STAROSTA ŚWIECIE
86-100 ŚWIECIE
ul. Wolność, Polskiego 157
tel. (52) 33 11 17, fax (52) 33 00 22

obr. Świecie 0001: dz. 693/6
Szkicje mapy: 6.19924.04.12; 6.19924.04.21; 6.19924.04.22
Nie wykluca się istnienia w terenie sieci i urządzeń
podziemnych nie zgłoszonych do geodezyjnej inwentaryzacji pow/konawczej, R
lub o których brak jest informacji w instytucjach branżowych
Uwaga: granice zostały przyjęte według stanu uwidocznionego w
Ewidencji Gruntów i Budyneków.
W zakresie opracowania niniejszej mapy nie znajdują się punkty
osnowy geodezyjnej podlegające ochronie.
"I" IP zgłoszenia pracy geodezyjnej: 6640.1000.2022
"II" w zakresie opracowania występują projektowane sie uzbrojenia terenu:
Symatura
WGK-I-ZUD-98/2008, WGK-I-ZUD-6630.140.2014, WGK-I-ZUD-6630.147.2014, WGK-I-ZUD-6630.235.2014
WGK-I-ZUD-6630.44.2014, WGK-I-ZUD-6630.195.2014, WGK-I-ZUD-6630.252.2014, WGK-I-ZUD-6630.238.2014
WGK-I-ZUD-6630.272.2017, WGK-I-ZUD-6630.50.2015, HP-I-ZUD-6630.288.2019, WGK-I-ZUD-6630.288.2019
WGK-I-ZUD-6630.287.2019, WGK-I-ZUD-6630.322.2019, WGK-I-ZUD-6630.288.2019, WGK-I-ZUD-6630.322.2019, WGK-I-ZUD-6630.288.2019
"66" Sporządził: Grzegorz Kaja, uprawnienia nr 6496, zakres I i II.
Arkusz nr 5 z 8

LEGENDA:

- projektowana magistrala wodociągowa PE
- projektowana magistrala wodociągowa PE-
wykonana metodą przewiertu sterowanego
- projektowane węzły połączeniowe
- projektowane włączenia przyłączy wg odr. PB
- projektowany hydrant przeciwpożarowy
- istn. sieć wodociągowa- do likwidacji
- nr ewidencyjny działki
- granica inwestycji, obszar opracowania
- otwory geotechniczne

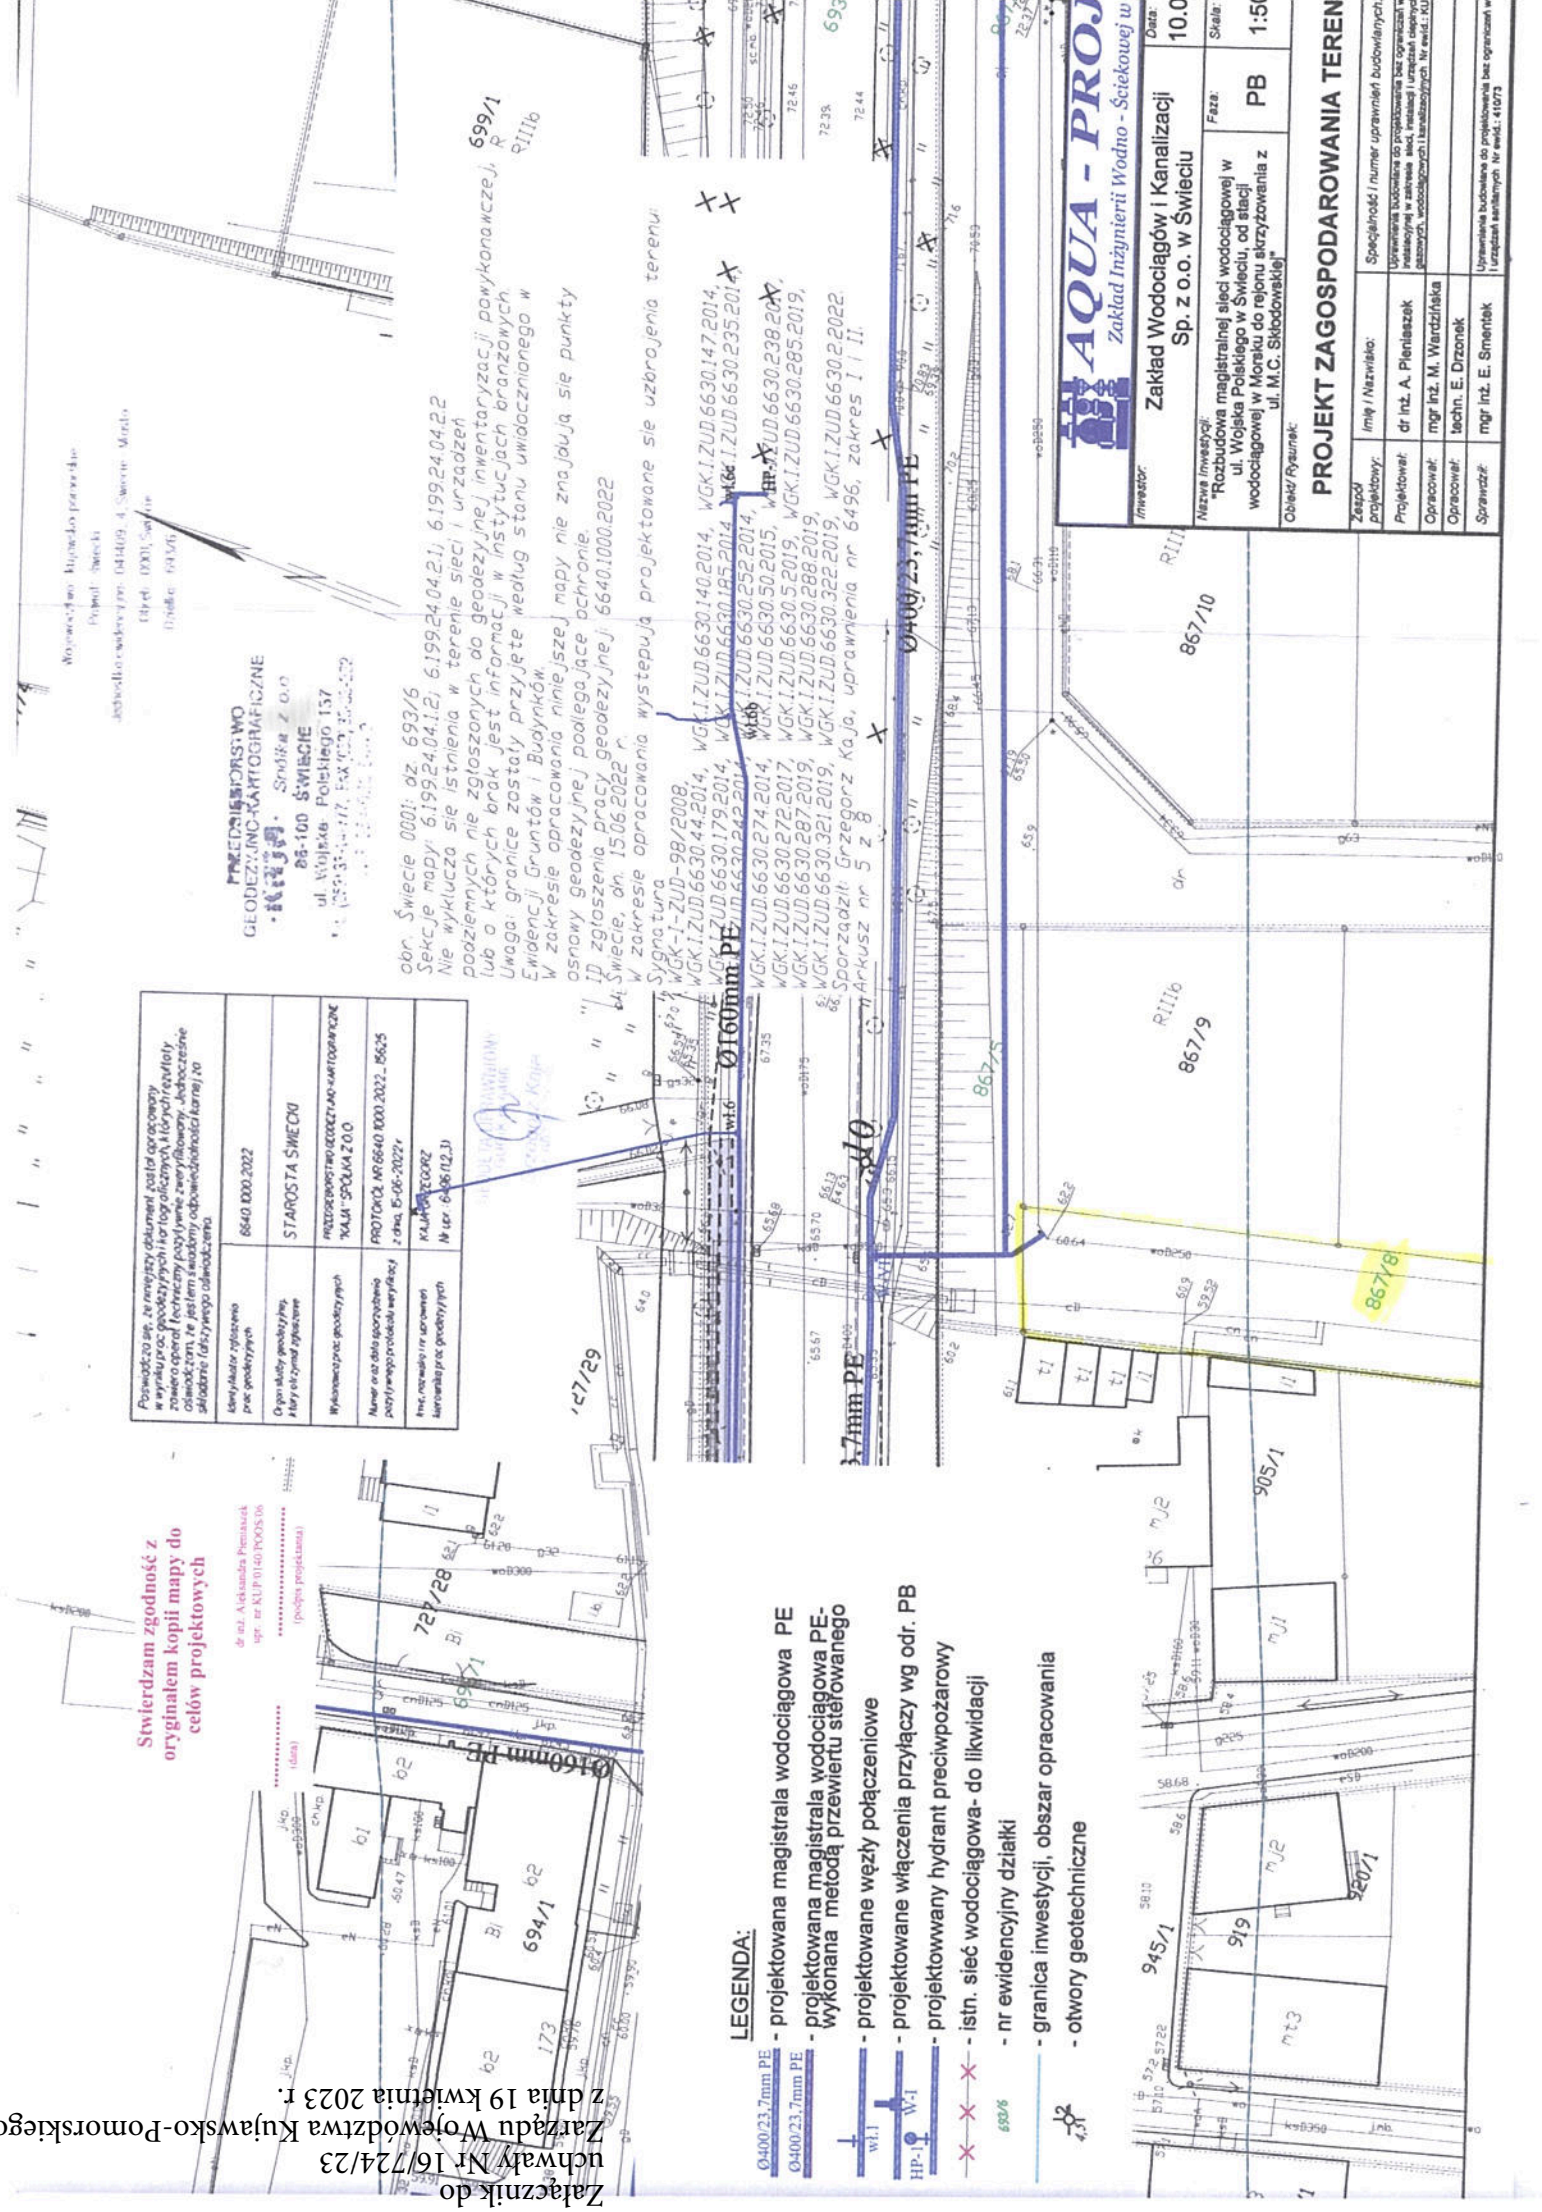

AQUA - PROJ
Zakład Inżynierii Wodno - Ściekowej w
Świecie

INWESTOR: Zakład Wodociągów i Kanalizacji
Sp. z o.o. w Świeciu

Data: 10.0

Skala: 1:51

Nazwa inwestycji: "Rozbudowa magistralnej sieci wodociągowej w ul. Wolność w Świeciu, od stacji wodociągowej w Morsku do rejonu skrzyżowania z ul. M.C. Skłodowskiej"

Objekt/Rynek: PB

PROJEKT ZAGOSPODAROWANIA TEREN

Zespół projektowy:	Imię / Nazwisko:	Specjalność / numer uprawnień budowlanych:
Projektował:	dr inż. A. Pieniaszek	Uprawnienia budowlane do projektowania bez ograniczeń w specjalności w zakresie sieci, instalacji i urządzeń ciepłowniczych, wodociągów i kanalizacyjnych nr ewid.: 10
Opracował:	mgr inż. M. Wiercińska	
Opracował:	techn. E. Drzonak	
Sprawił:	mgr inż. E. Smontek	Uprawnienia budowlane do projektowania bez ograniczeń w urządzeniach sanitarnych Nr ewid.: 41073